


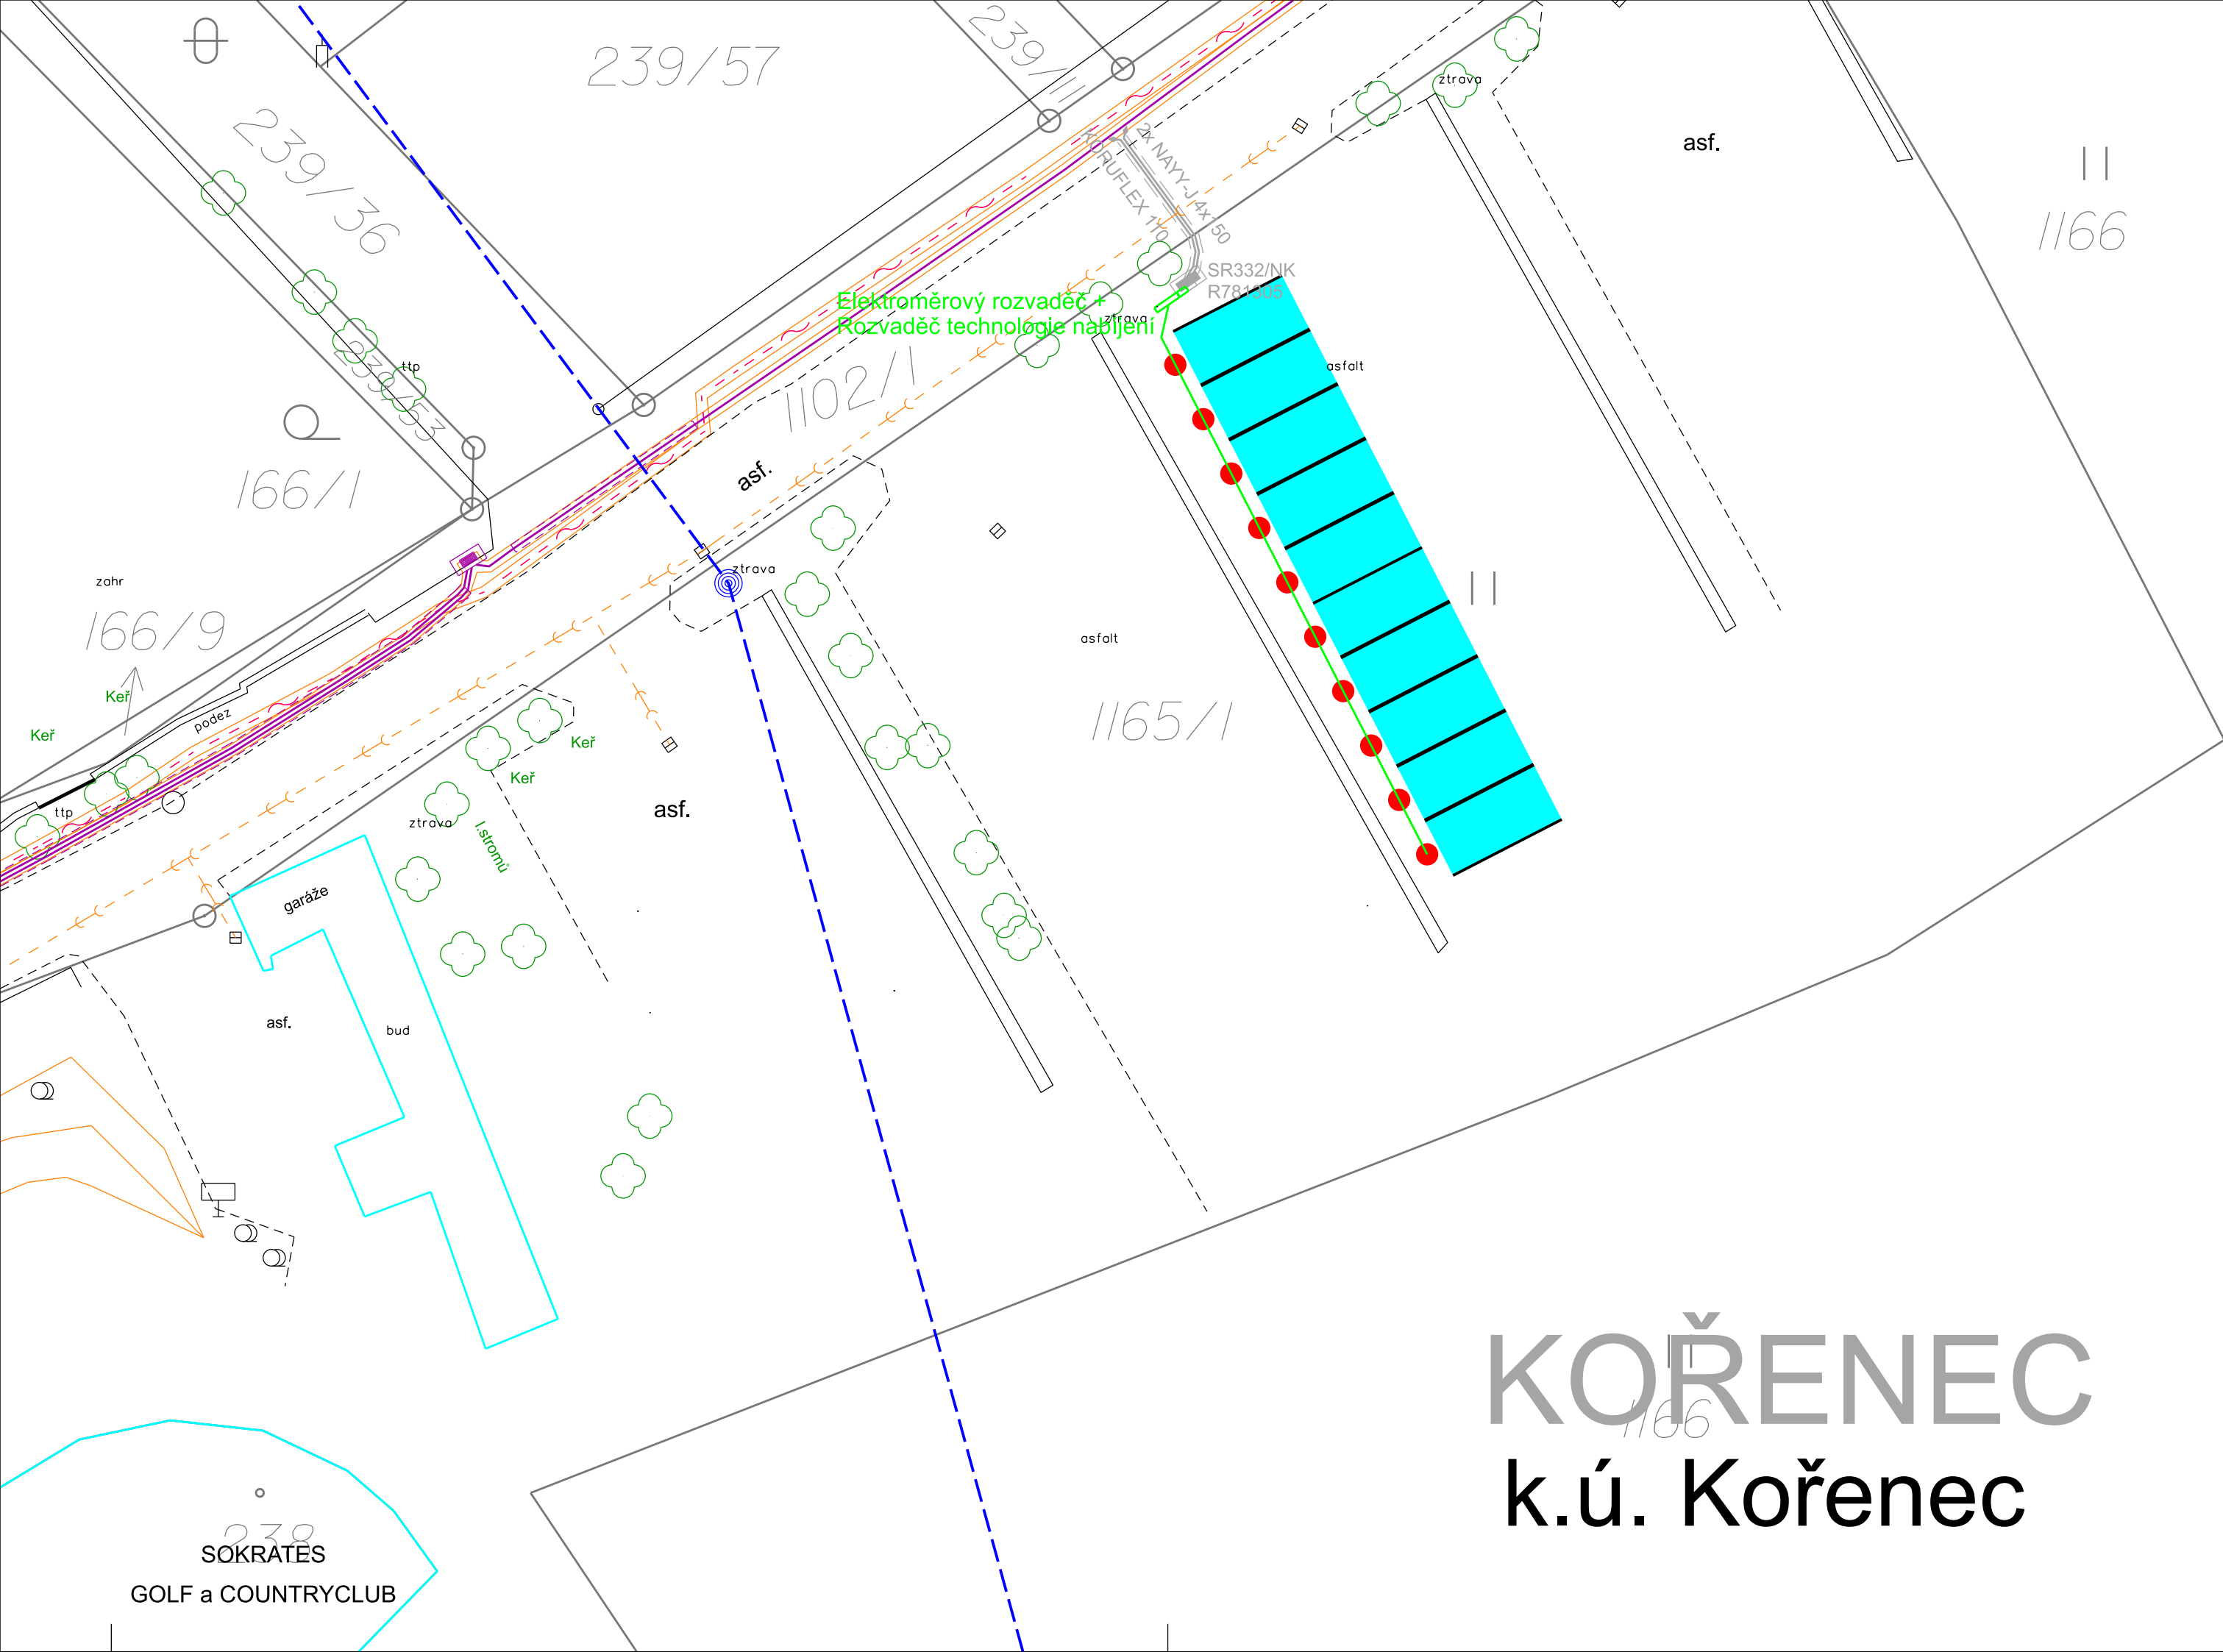

Legenda nového energetického zařízení:

- kabelové vedení v zemi
- rozvaděče v pilířích
- dobíjecí stojany

Legenda stávajícího energetického zařízení:

- venkovní vedení VN
- betonový sloup vedení VN
- kabelové vedení NN v zemi
- chránička kabelového vedení NN
- rozvaděče v pilířích

Legenda plánovaného energetického zařízení EG.D (není součástí této stavby):

- kabelové vedení NN v zemi
- chránička kabelového vedení NN
- rozvaděče v pilířích



Legenda stávajících inženýrských sítí:

- kanalizace
- sdělovací vedení

Legenda KN:

- hranice parcel KN
- vnitřní malba katastru
- parcelní číslo KN
- hranice dudov
- vchod/vjezd
- živý plot
- kraj komunikace
- rozhraní ploch
- hrana terénního tvaru
- pata terénního tvaru
- hranice trvalého porostu
- kanalizační šachta
- šachta nerozlíšená
- strom
- vpust
- propagační objekt
- dopravní značka
- hydrant
- střed předmětu malého rozsahu
- parkovací stání/místo dobíjení

Všechny podzemní sítě jsou zakresleny orientačně. Před zahájením výkopových prací je nutné zabezpečit vytyčení. Polohu podzemních vedení nelze vytyčovat odměřováním na výkrese.

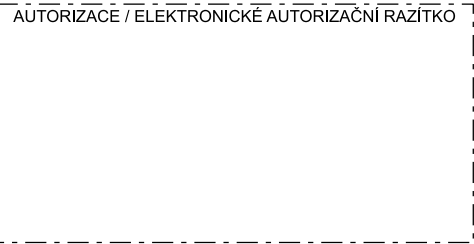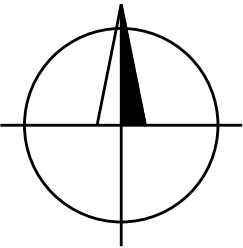

VYPRACOVAL	Pavel Alexa	AUT. PROJEKTANT	Martin Zavadil	Pavel Alexa Smetanova 631/30, 602 00 Brno tel.:773 907 163 email: alexaelektro@seznam.cz	
ZHOTOVITEL PD	Pavel Alexa, Smetanova 631/30, 602 00 Brno				
KRAJ	Jihomoravský kraj	OKRES	Blansko	H.P. 36 s.r.o. Poříčí 2465/28 678 01 Blansko	
KATASTR. ÚZEMÍ	Kořenec 669709				
MÍSTO STAVBY	Kořenec 581755				
STAVEBNÍK	H.P. 36 s.r.o., Poříčí 2465/28, 67801 Blansko			Č. STAVBY: HP20250012	
NÁZEV STAVBY	Dobíjecí stanice Kořenec_9002420663			DATUM: 11/2025	
NÁZEV VÝKRESU	KOORDINAČNÍ SITUACE STAVBY			FORMÁT: 3A4	
				STUPEŇ PD: DŮR	
				MĚŘÍTKO: 1:250	Č. VÝKRESU: C.3