


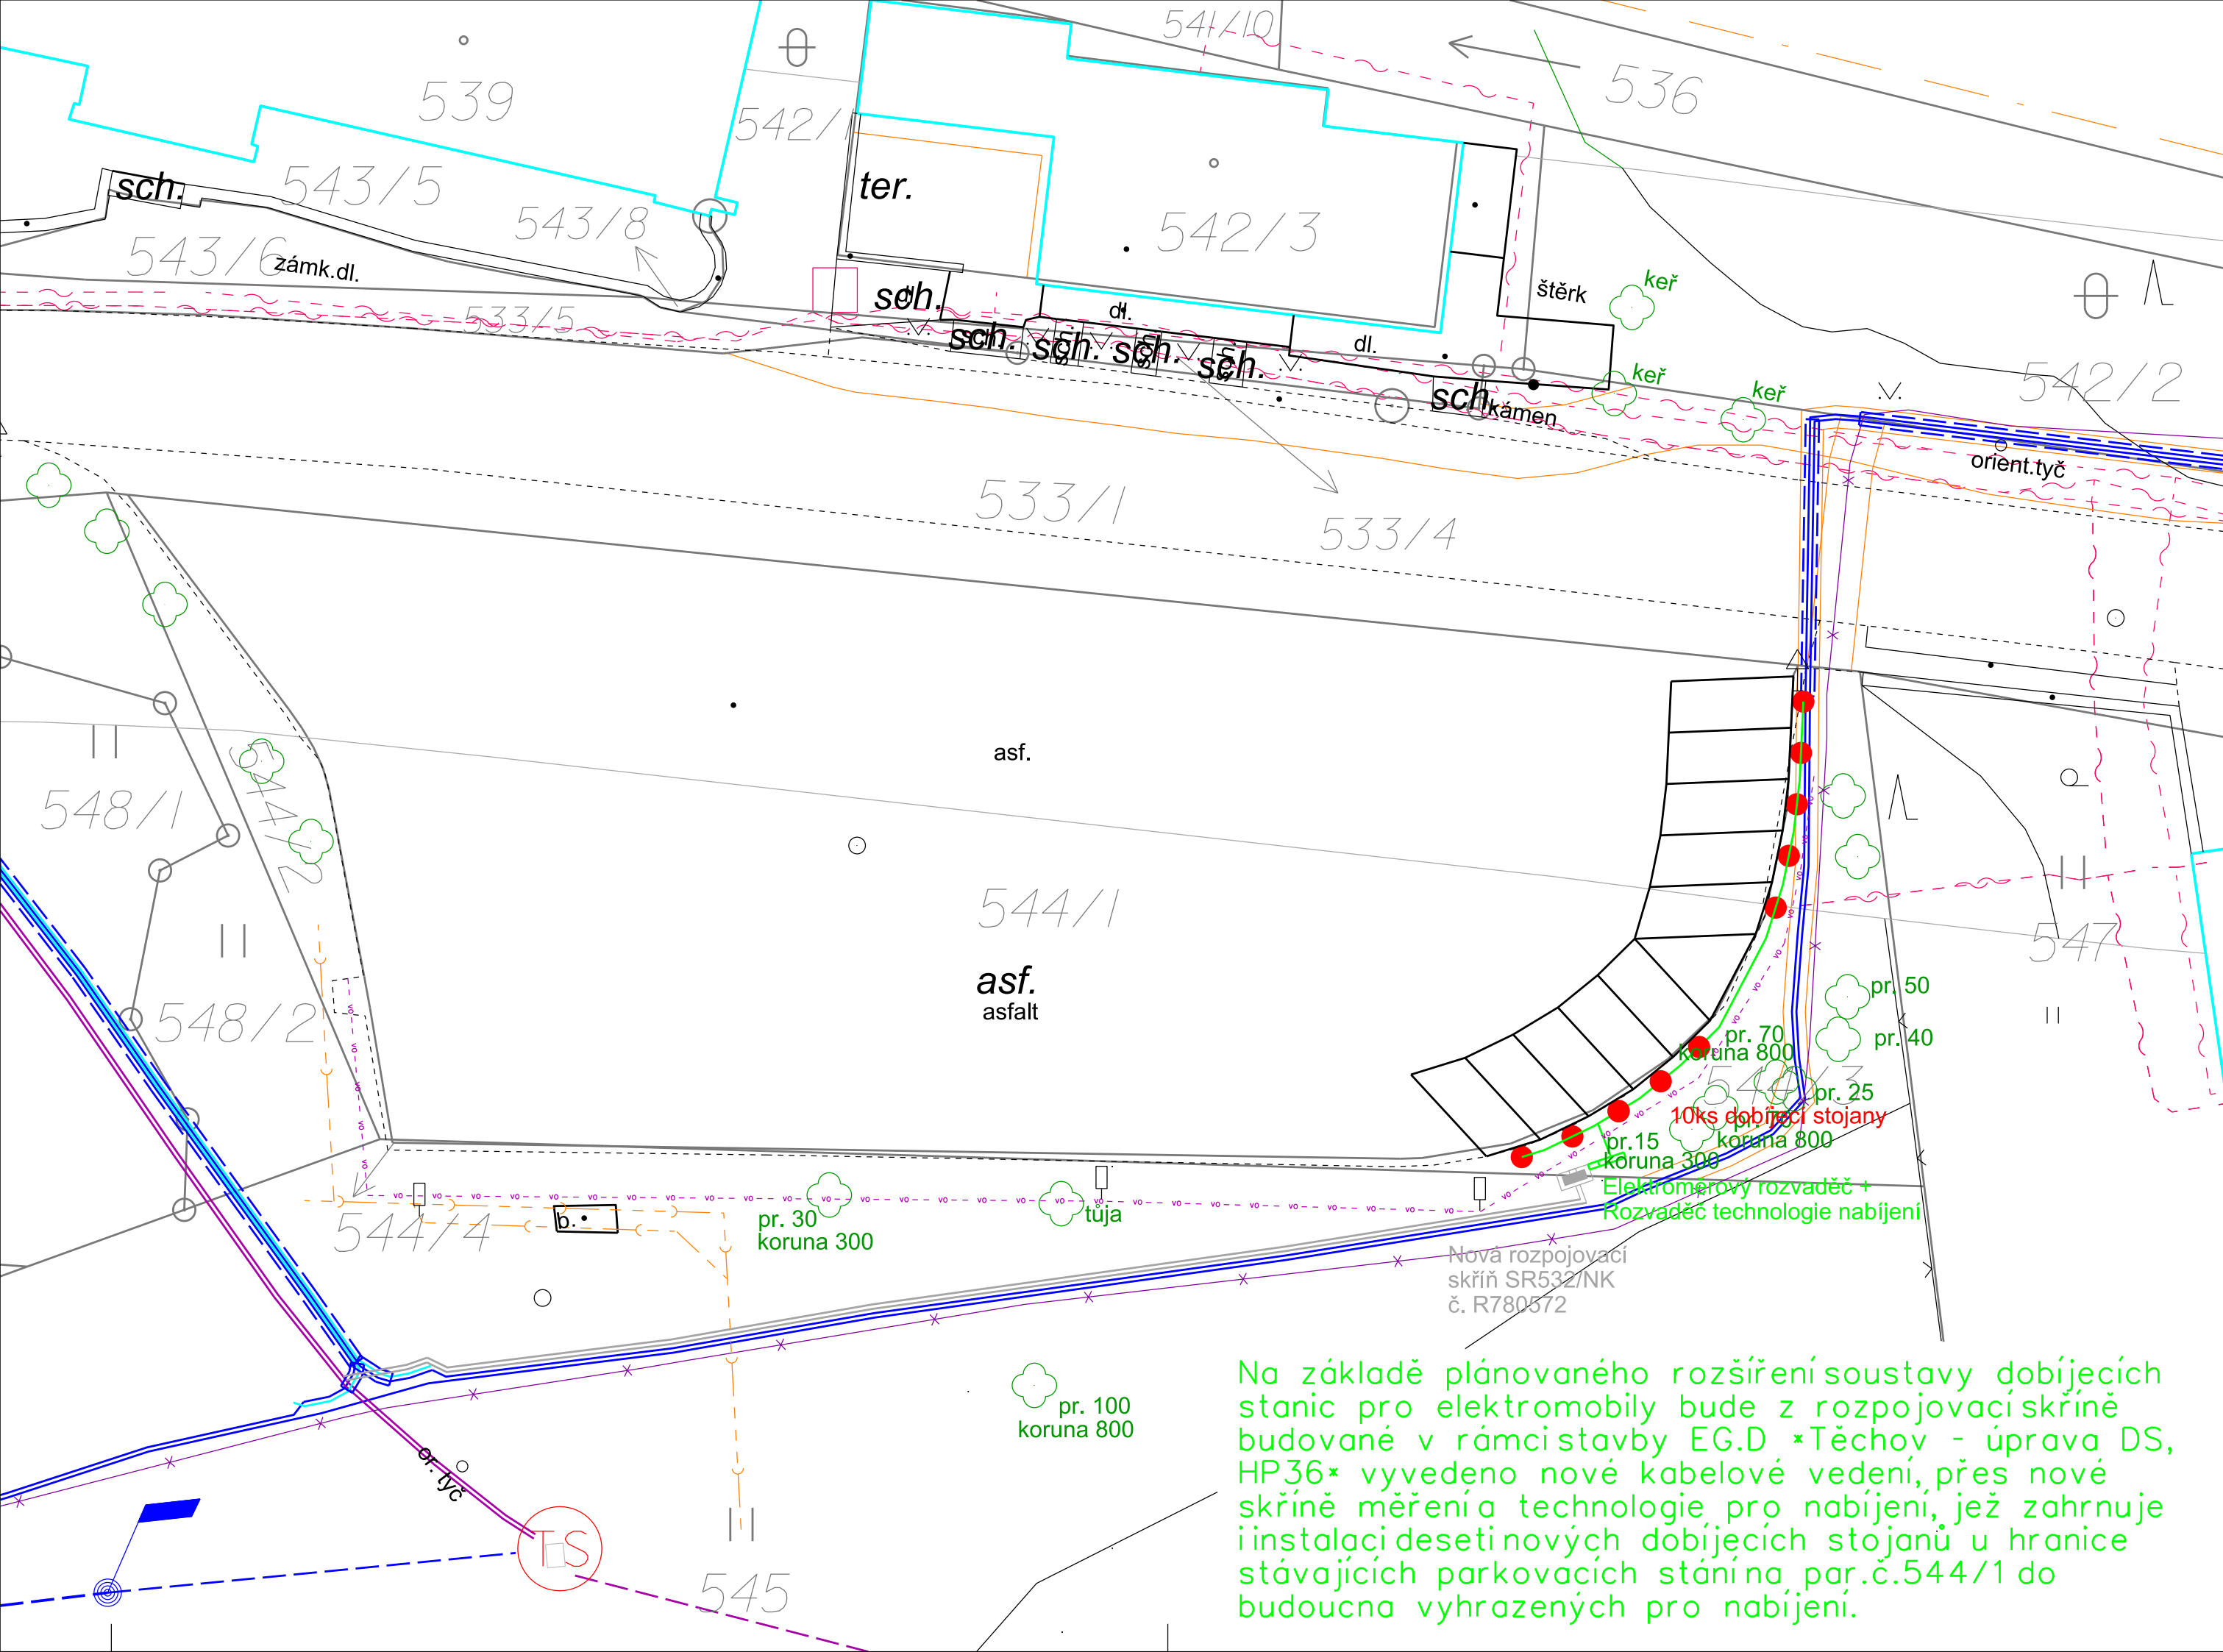

Legenda nového energetického zařízení:

- kabelové vedení v zemi
- rozvaděče v pilířích
- dobíjecí stojany

Legenda plánovaného energetického zařízení (EG.D není součástí této stavby):

- kabelové vedení NN v zemi
- rozvaděč v pilířích

Legenda stávajícího energetického zařízení:

- sloupová trafostanice
- nadzemní vedení VN/NN
- kabelové vedení VN/NN v zemi
- neprovozované kabelové vedení NN v zemi

Legenda stávajících inženýrských sítí:


- sdělovací vedení CETIN
- kanalizace
- veřejné osvětlení

Legenda KN:

- hranice parcel KN
- vnitřní malba katastru
- parcelní číslo KN
- hranice dudov
- vchod/vjezd
- živý plot
- kraj komunikace
- rozhraní ploch
- hrana terénního tvaru
- pata terénního tvaru
- hranice trvalého porostu
- kanalizační šachta
- šachta nerozlišená
- strom
- vpust
- propagační objekt
- dopravní značka
- hydrant
- střed předmětu malého rozsahu
- parkovací stání/místo dobíjení

Všechny podzemní sítě jsou zakresleny orientačně. Před zahájením výkopových prací je nutné zabezpečit vytyčení. Polohu podzemních vedení nelze vytyčovat odměřováním na výkrese.

parcely dotčené umístěním nového vedení: 544/3
místo stavby dotčené novým ochranným pásmem (do 1m): 544/1 a 545
pozemek sousedící se stavbou (do 2m): 533/1

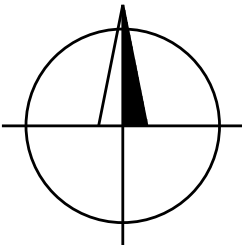

AUTORIZACE / ELEKTRONICKÉ AUTORIZAČNÍ RAŽÍTKO

VYPRACOVAL	Pavel Alexa	AUT. PROJEKTANT	Martin Zavadil	Pavel Alexa Smetanova 631/30, 602 00 Brno tel.:773 907 163 email: alexaelektro@seznam.cz	
ZHOTOVITEL PD	Pavel Alexa, Smetanova 631/30, 602 00 Brno				
KRAJ	Jihomoravský kraj	OKRES	Blansko	H.P. 36 s.r.o. Pořiči 2465/28 678 01 Blansko	
KATASTR. ÚZEMÍ	Těchov 765520			Č. STAVBY: 9002391568	
MÍSTO STAVBY	Blansko 581283			DATUM: 11/2025	
STAVEBNÍK	H.P. 36 s.r.o., Pořiči 2465/28, 67801 Blansko			FORMÁT: 3A4	
NÁZEV STAVBY	Dobíjecí stanice Blansko_Skalní mlýn			STUPEŇ PD: DÚR	
NÁZEV VÝKRESU	KOORDINAČNÍ SITUACE STAVBY			MĚŘÍTKO: 1:250	Č. VÝKRESU: C.3

Na základě plánovaného rozšíření soustavy dobíjecích stanic pro elektromobily bude z rozpojovací skříně budované v rámci stavby EG.D *Těchov - úprava DS, HP36* vyvedeno nové kabelové vedení, přes nové skříně měření technologie pro nabíjení, jež zahrnuje i instalaci deseti nových dobíjecích stojanů u hranice stávajících parkovacích stání na par.č.544/1 do budoucna vyhrazených pro nabíjení.