


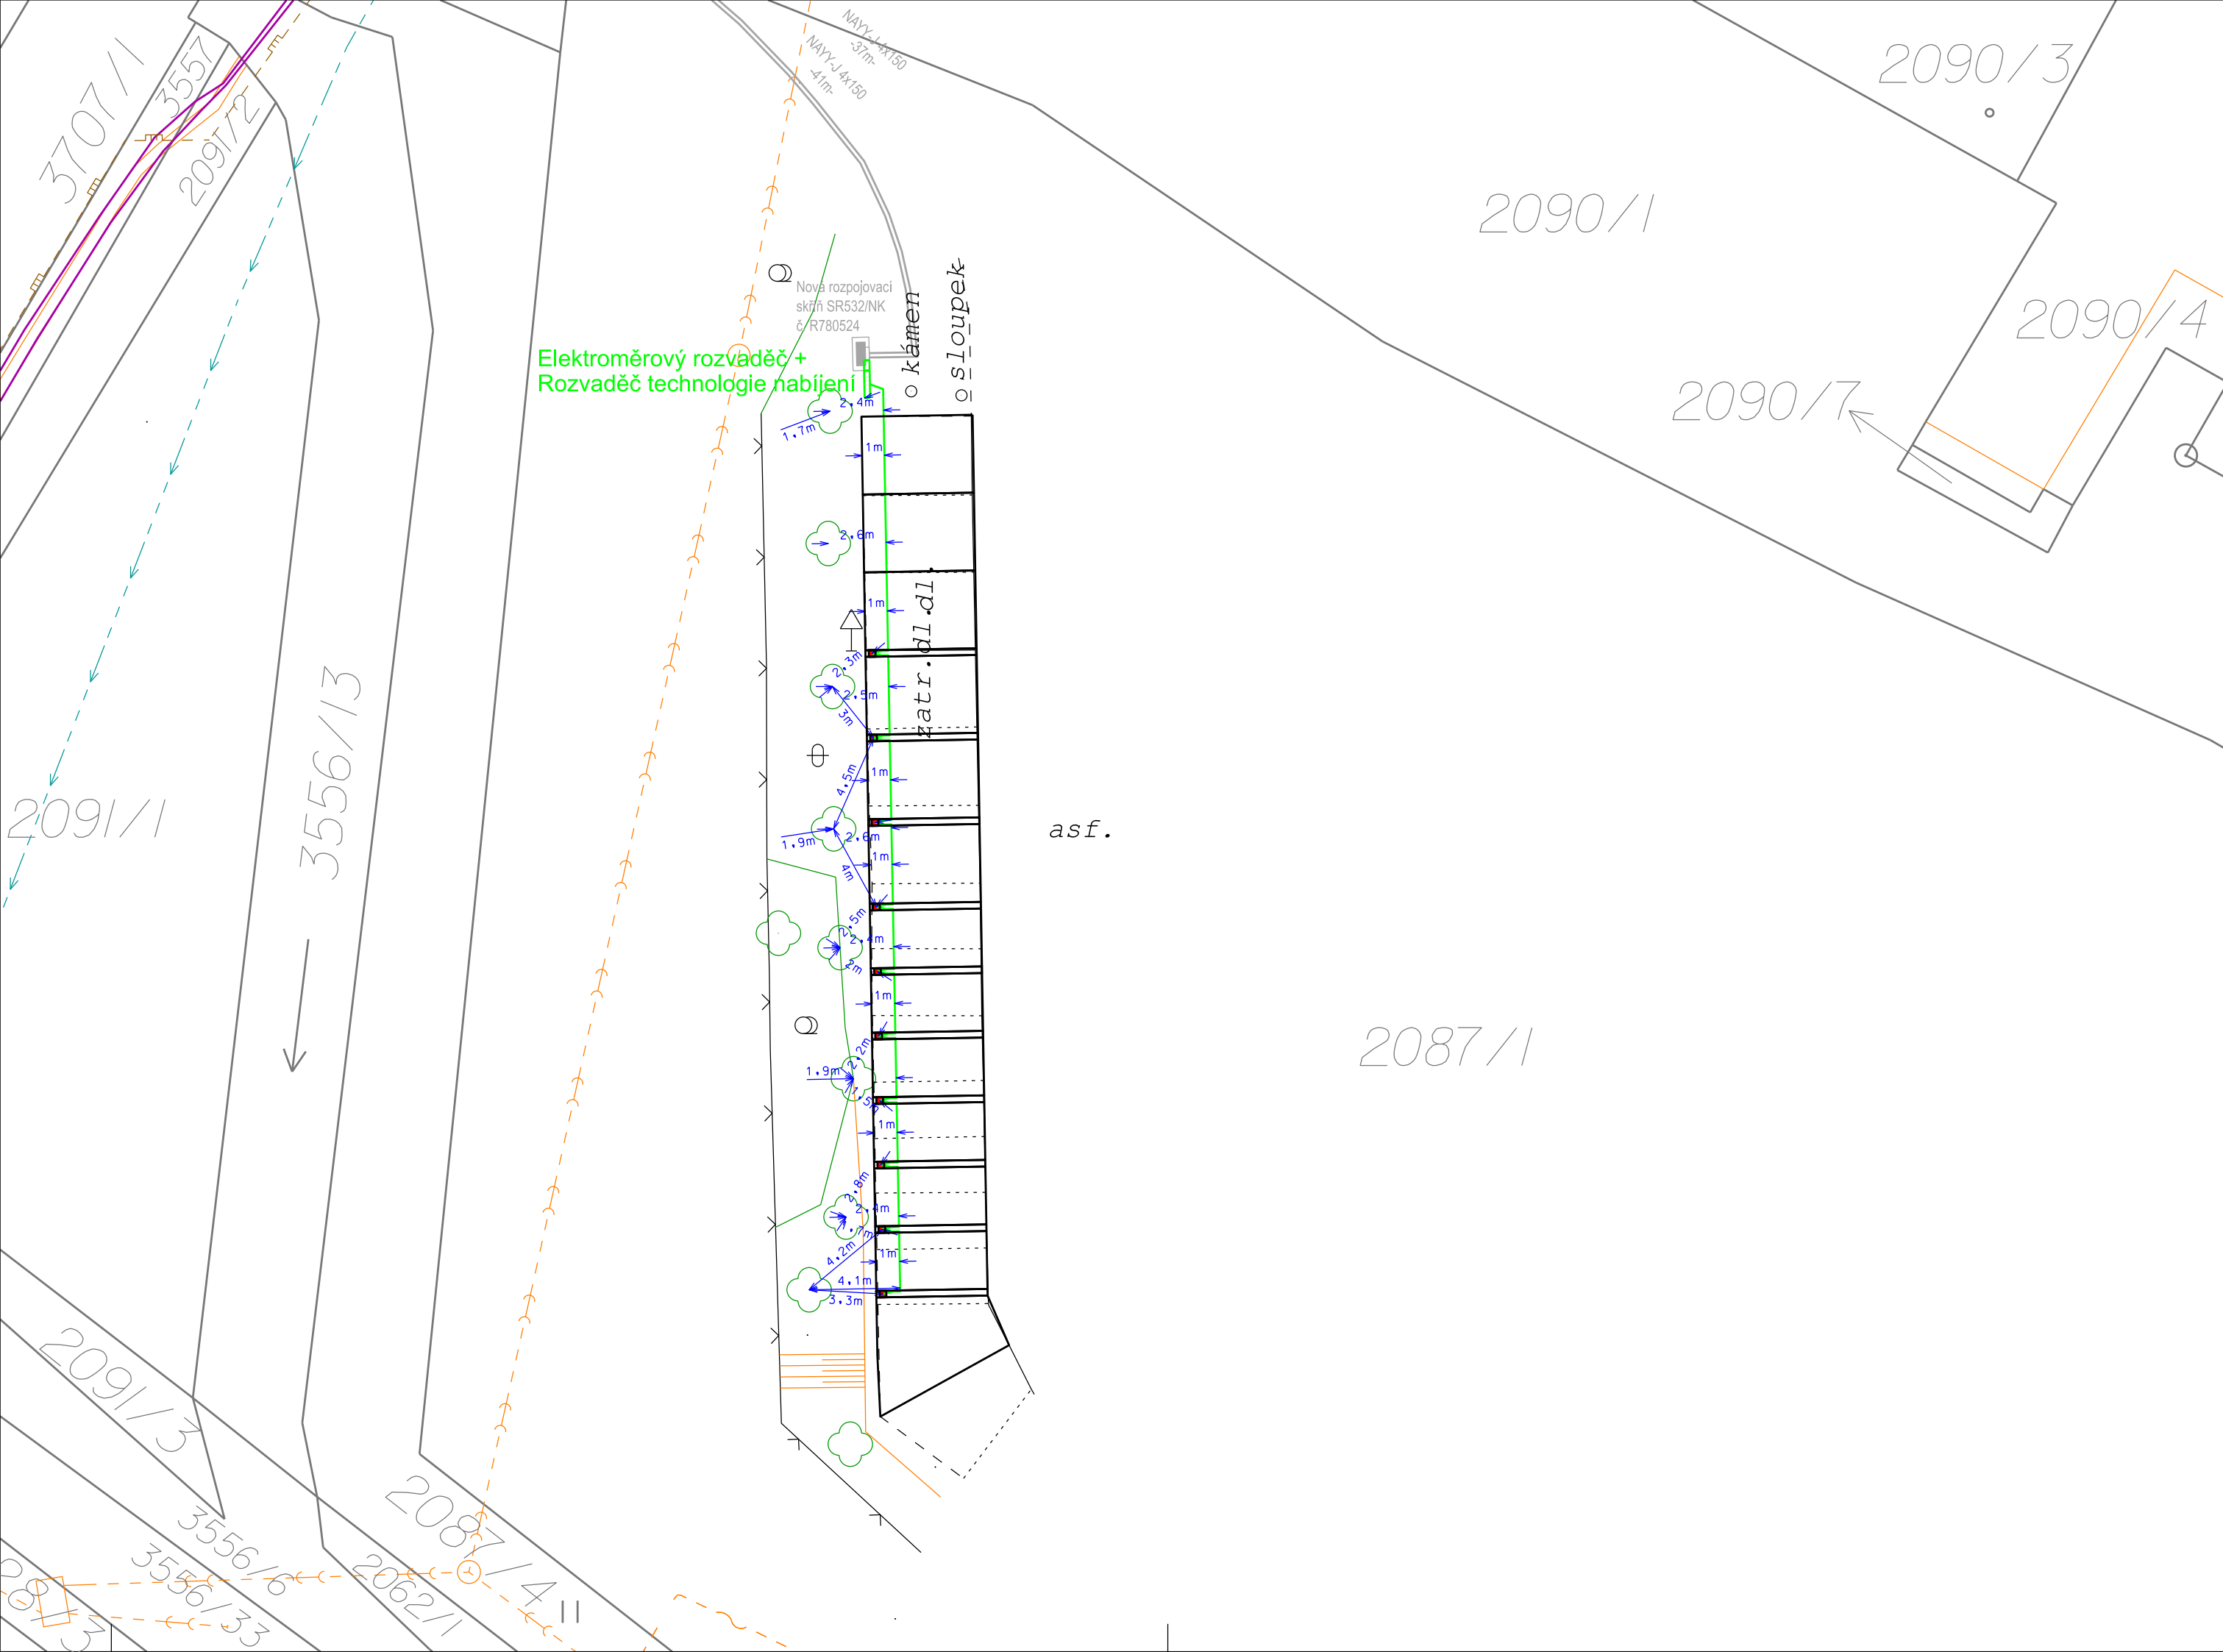

Legenda nového energetického zařízení:

- kabelové vedení v zemi
- rozvaděče v pilířích
- dobíjecí stojany

Legenda stávajícího energetického zařízení:

- kabelové vedení NN v zemi

Legenda plánovaného energetického zařízeníEG.D (není součástí této stavby):

- kabelové vedení NN v zemi
- chránička kabelového vedení NN
- rozvaděče v pilířích



Legenda stávajících inženýrských sítí:

- vodovod
- kanalizace
- sdělovací vedení
- stl plynovod

Legenda KN:

- hranice parcel KN
- vnitřní malba katastru
- parcelní číslo KN
- hranice dudov
- vchod/vjezd
- živý plot
- kraj komunikace
- rozhraní ploch
- hrana terénního tvaru
- pata terénního tvaru
- hranice trvalého porostu
- kanalizační šachta
- šachta nerozlišená
- strom
- vpust
- propagační objekt
- dopravní značka
- hydrant
- střed předmětu malého rozsahu
- parkovací stání/místo dobíjení

Všechny podzemní sítě jsou zakresleny orientačně. Před zahájením výkopových prací je nutné zabezpečit vytyčení. Polohu podzemních vedení nelze vytyčovat odměřováním na výkrese.

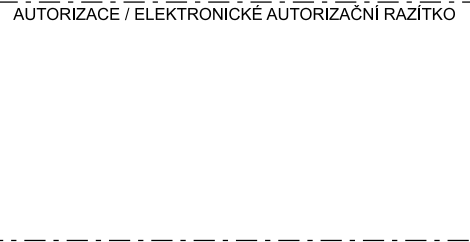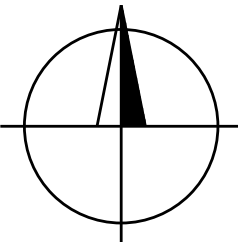

VYPRACOVAL	Pavel Alexa	AUT. PROJEKTANT	Martin Zavadil	Pavel Alexa Smetanova 631/30, 602 00 Brno tel.:773 907 163 email: alexaelektro@seznam.cz	
ZHOTOVITEL PD	Pavel Alexa, Smetanova 631/30, 602 00 Brno				
KRAJ	Jihomoravský kraj	OKRES	Vyškov	H.P. 36 s.r.o. Poříčí 2465/28 678 01 Blansko	
KATASTR. ÚZEMÍ	Vyškov 788571				
MÍSTO STAVBY	Vyškov 592889				
STAVEBNÍK	H.P. 36 s.r.o., Poříčí 2465/28, 67801 Blansko			Č. STAVBY: HP20250011	
NÁZEV STAVBY	Dobíjecí stanice Vyškov_Cukrovarská 9002383464			DATUM: 02/2026 FORMÁT: 3A4 STUPEŇ PD: DŮR	
NÁZEV VÝKRESU	KOORDINAČNÍ SITUACE STAVBY			MĚŘÍTKO: 1:250	Č. VÝKRESU: C.3