


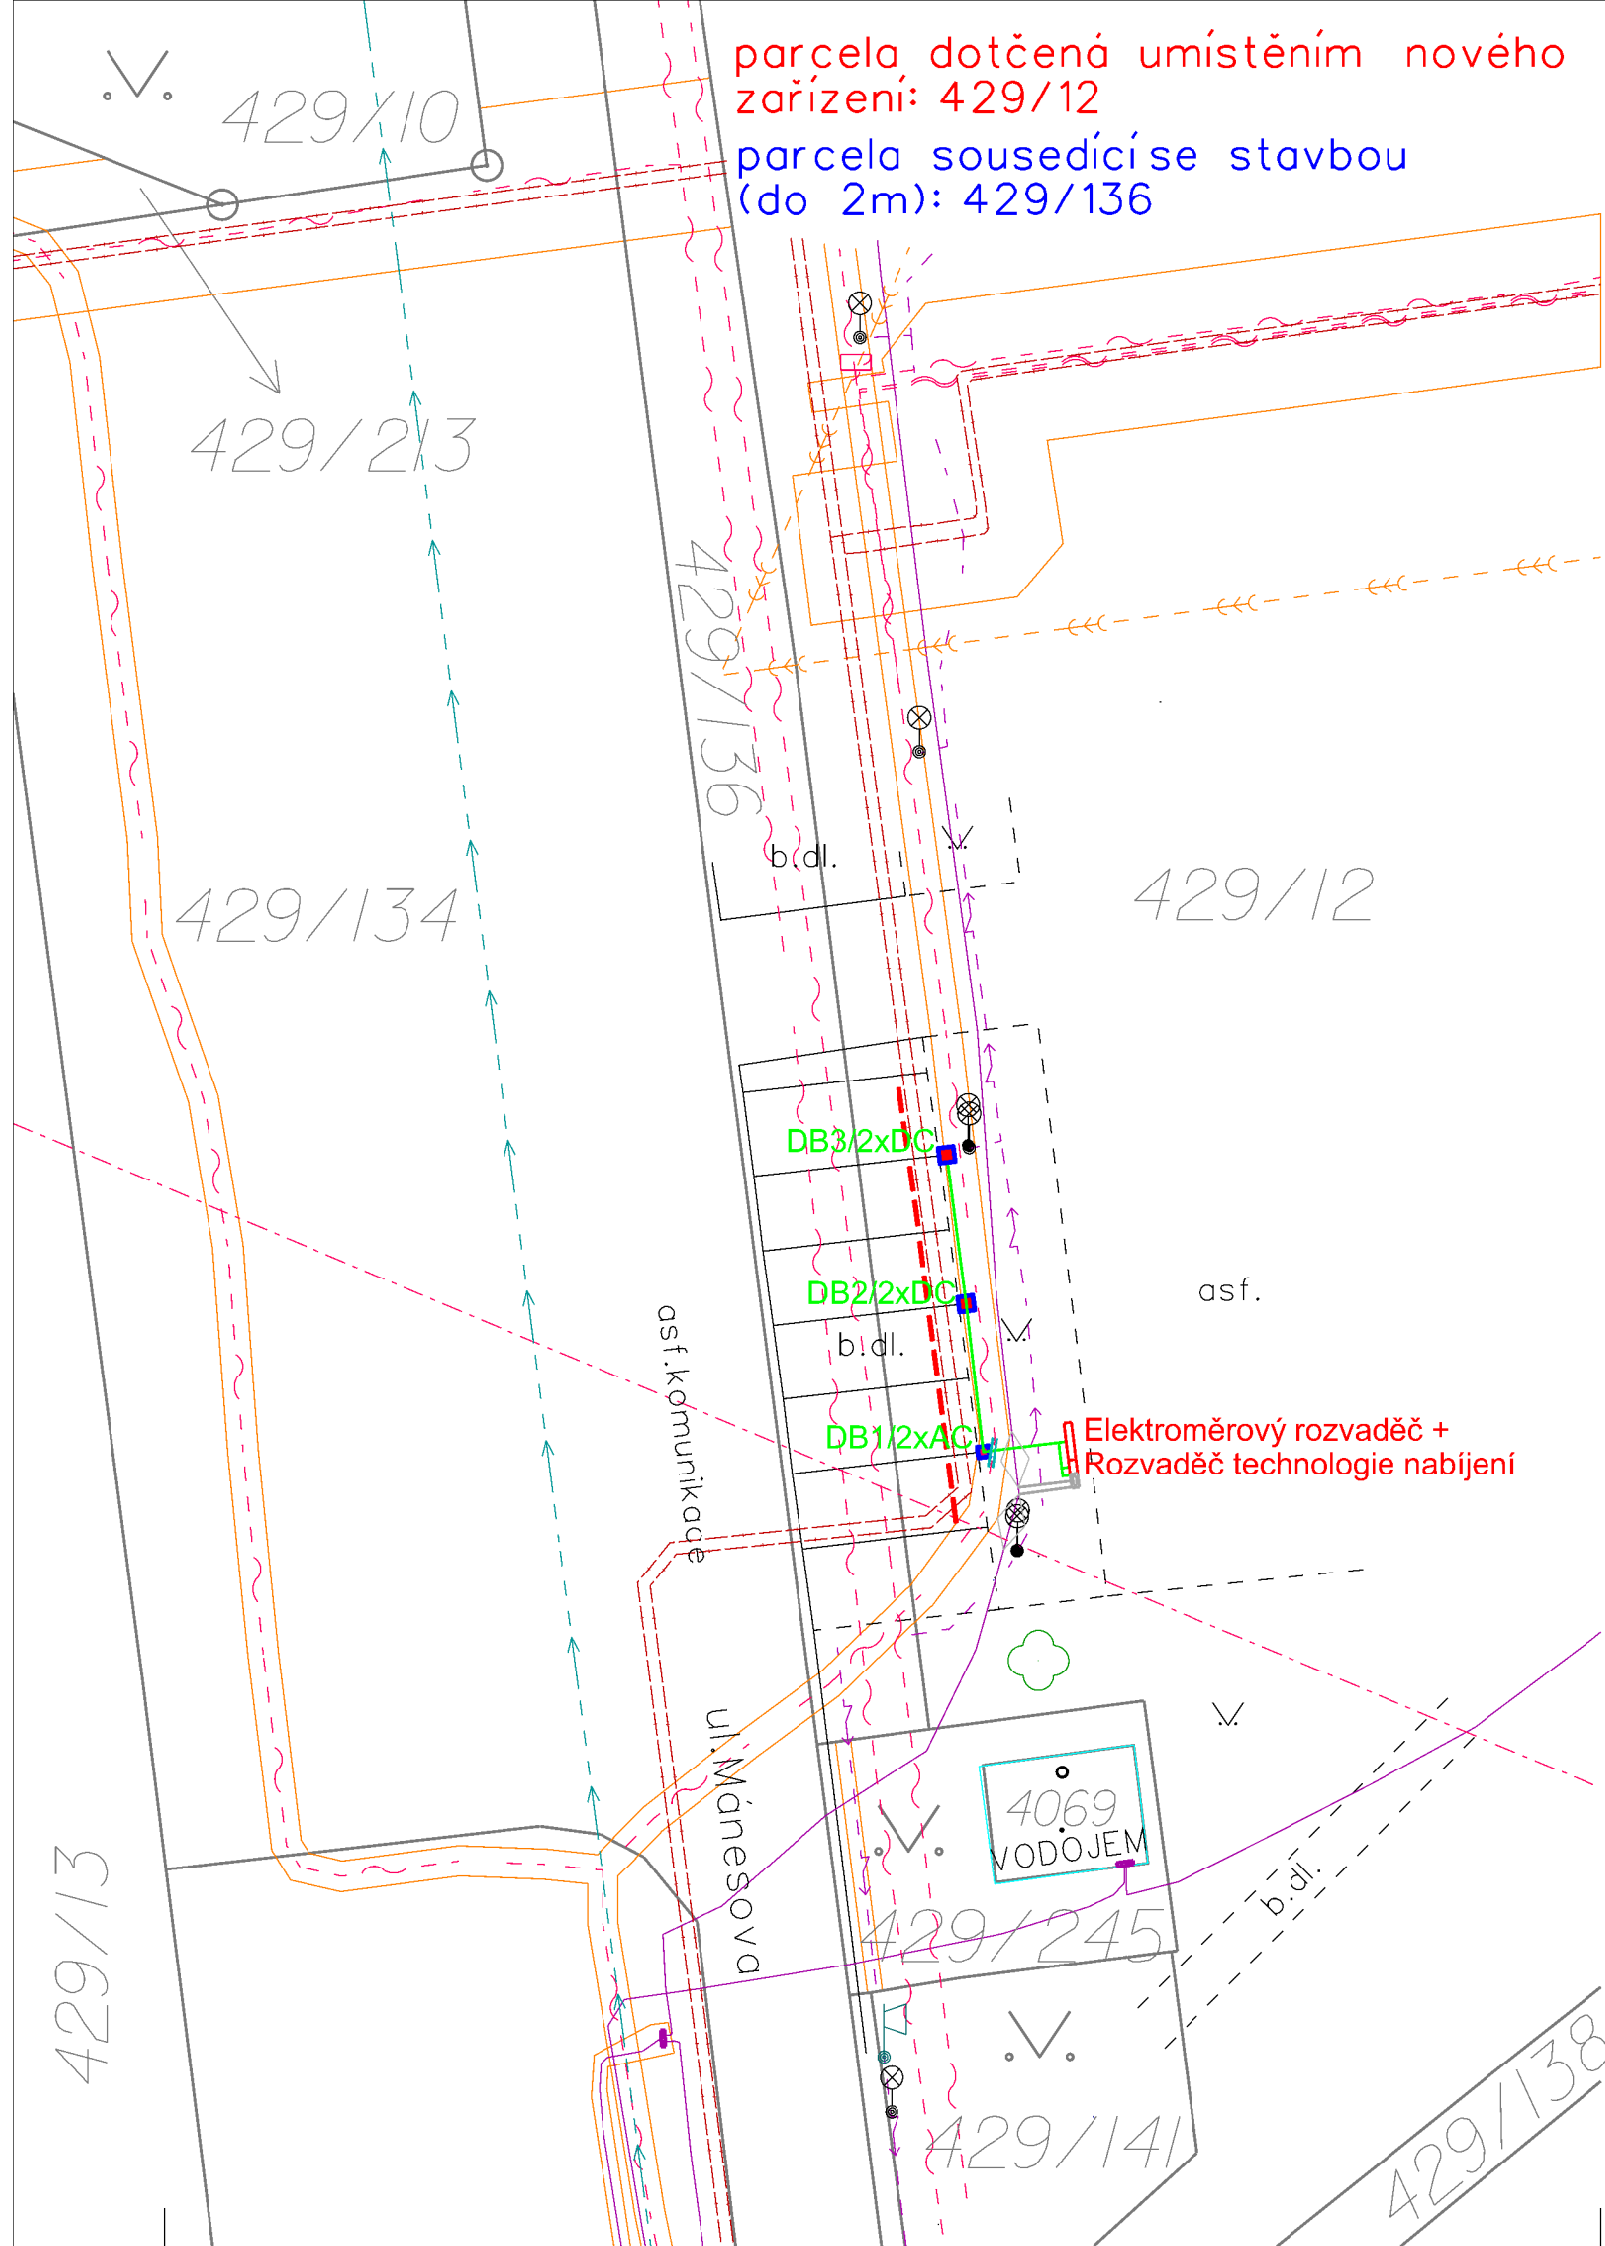

parcela dotčená umístěním nového zařízení: 429/12

parcela sousedící se stavbou (do 2m): 429/136

Legenda nového energetického zařízení:

- trasa kabelového vedení v zemi
- kabelový žlab (na vedení CETIN)
- rozvaděče v pilířích
- dobíjecí stojany
- car stop

Legenda stávajícího energetického zařízení:

- kabelové vedení v zemi
- rozpočtovací skříň
- veřejné osvětlení

Legenda plánovaného energetického zařízení (není součástí této stavby):

- kabelové vedení v zemi
- rozpočtovací skříň

Legenda stávajících inženýrských sítí:

- sdělovací vedení
- kanalizace
- teplavod
- vodovod

Legenda KN:

- hranice parcel KN
- vnitřní malba katastru
- parcelní číslo KN
- kraj komunikace
- rozhraní ploch zpevněná/zelení
- hrana terénního tvaru
- pata terénního tvaru
- hranice trvalého porostu
- hranice zděného objektu
- kanalizační šachta
- šachta nerozlišená
- strom
- vpust
- propagační objekt
- dopravní značka
- hydrant
- střed předmětu malého rozsahu
- lampa V.O. stávající
- lampa V.O. nové
- veřejný rozhlas

Na základě plánovaného rozšíření soustavy dobíjecích stanic pro elektromobily budou napojeny dvě nové skříně v pilíři, elektroměrová a technologická. Skříně budou umístěny vedle rozpočtovací skříně (budované v rámci stavby ČEZ) v zeleném pásu mezi odstavnou plochou a parkovacími místy, na par.č.429/12. Z nové skříně technologií budou připojeny tři nové dobíjecí stojany, 1xAC a 2xDC umístěné na okraji stávajících parkovacích míst vždy na jejich rozmezí tak, aby umožnila dobíjení elektrických vozů zároveň. Dobíjení bude umožněno, ale místa nebudou pro tento účel vyhrazena.

Všechny podzemní sítě jsou zakresleny orientačně. Před zahájením výkopových prací je nutné zabezpečit vytyčení. Polohu podzemních vedení nelze vytyčovat odměřováním na výkrese.

AUTORIZACE / ELEKTRONICKÉ AUTORIZAČNÍ RAZÍTKO

VYPRACOVAL	Pavel Alexa	AUT. PROJEKTANT	Ing. Martin Zavadiš	Pavel Alexa Smetanova 631/30, 602 00 Brno tel.: 773 907 163 email: alexaelektro@seznam.cz
ZHOTOVITEL PD	Pavel Alexa, Smetanova 631/30, 602 00 Brno			
KRAJ	Zlínský kraj	OKRES	Zlín	H.P. 36 s.r.o. Poříčí 2465/28 678 01 Blansko
KATASTR. ÚZEMÍ	Otrokovice 716731			
MÍSTO STAVBY	Otrokovice 585599			
STAVEBNÍK	H.P. 36 s.r.o., Poříčí 2465/28, 67801 Blansko			Č. STAVBY:
NÁZEV STAVBY	Dobíjecí stanice Otrokovice_Mánesova_429_12			DATUM: 8/2026
NÁZEV VÝKRESU	KOORDINAČNÍ SITUACE STAVBY			FORMÁT: 2xA4
				STUPEŇ PD: DŮR
			MĚŘÍTKO: 1:250	Č. VÝKRESU: C.3