


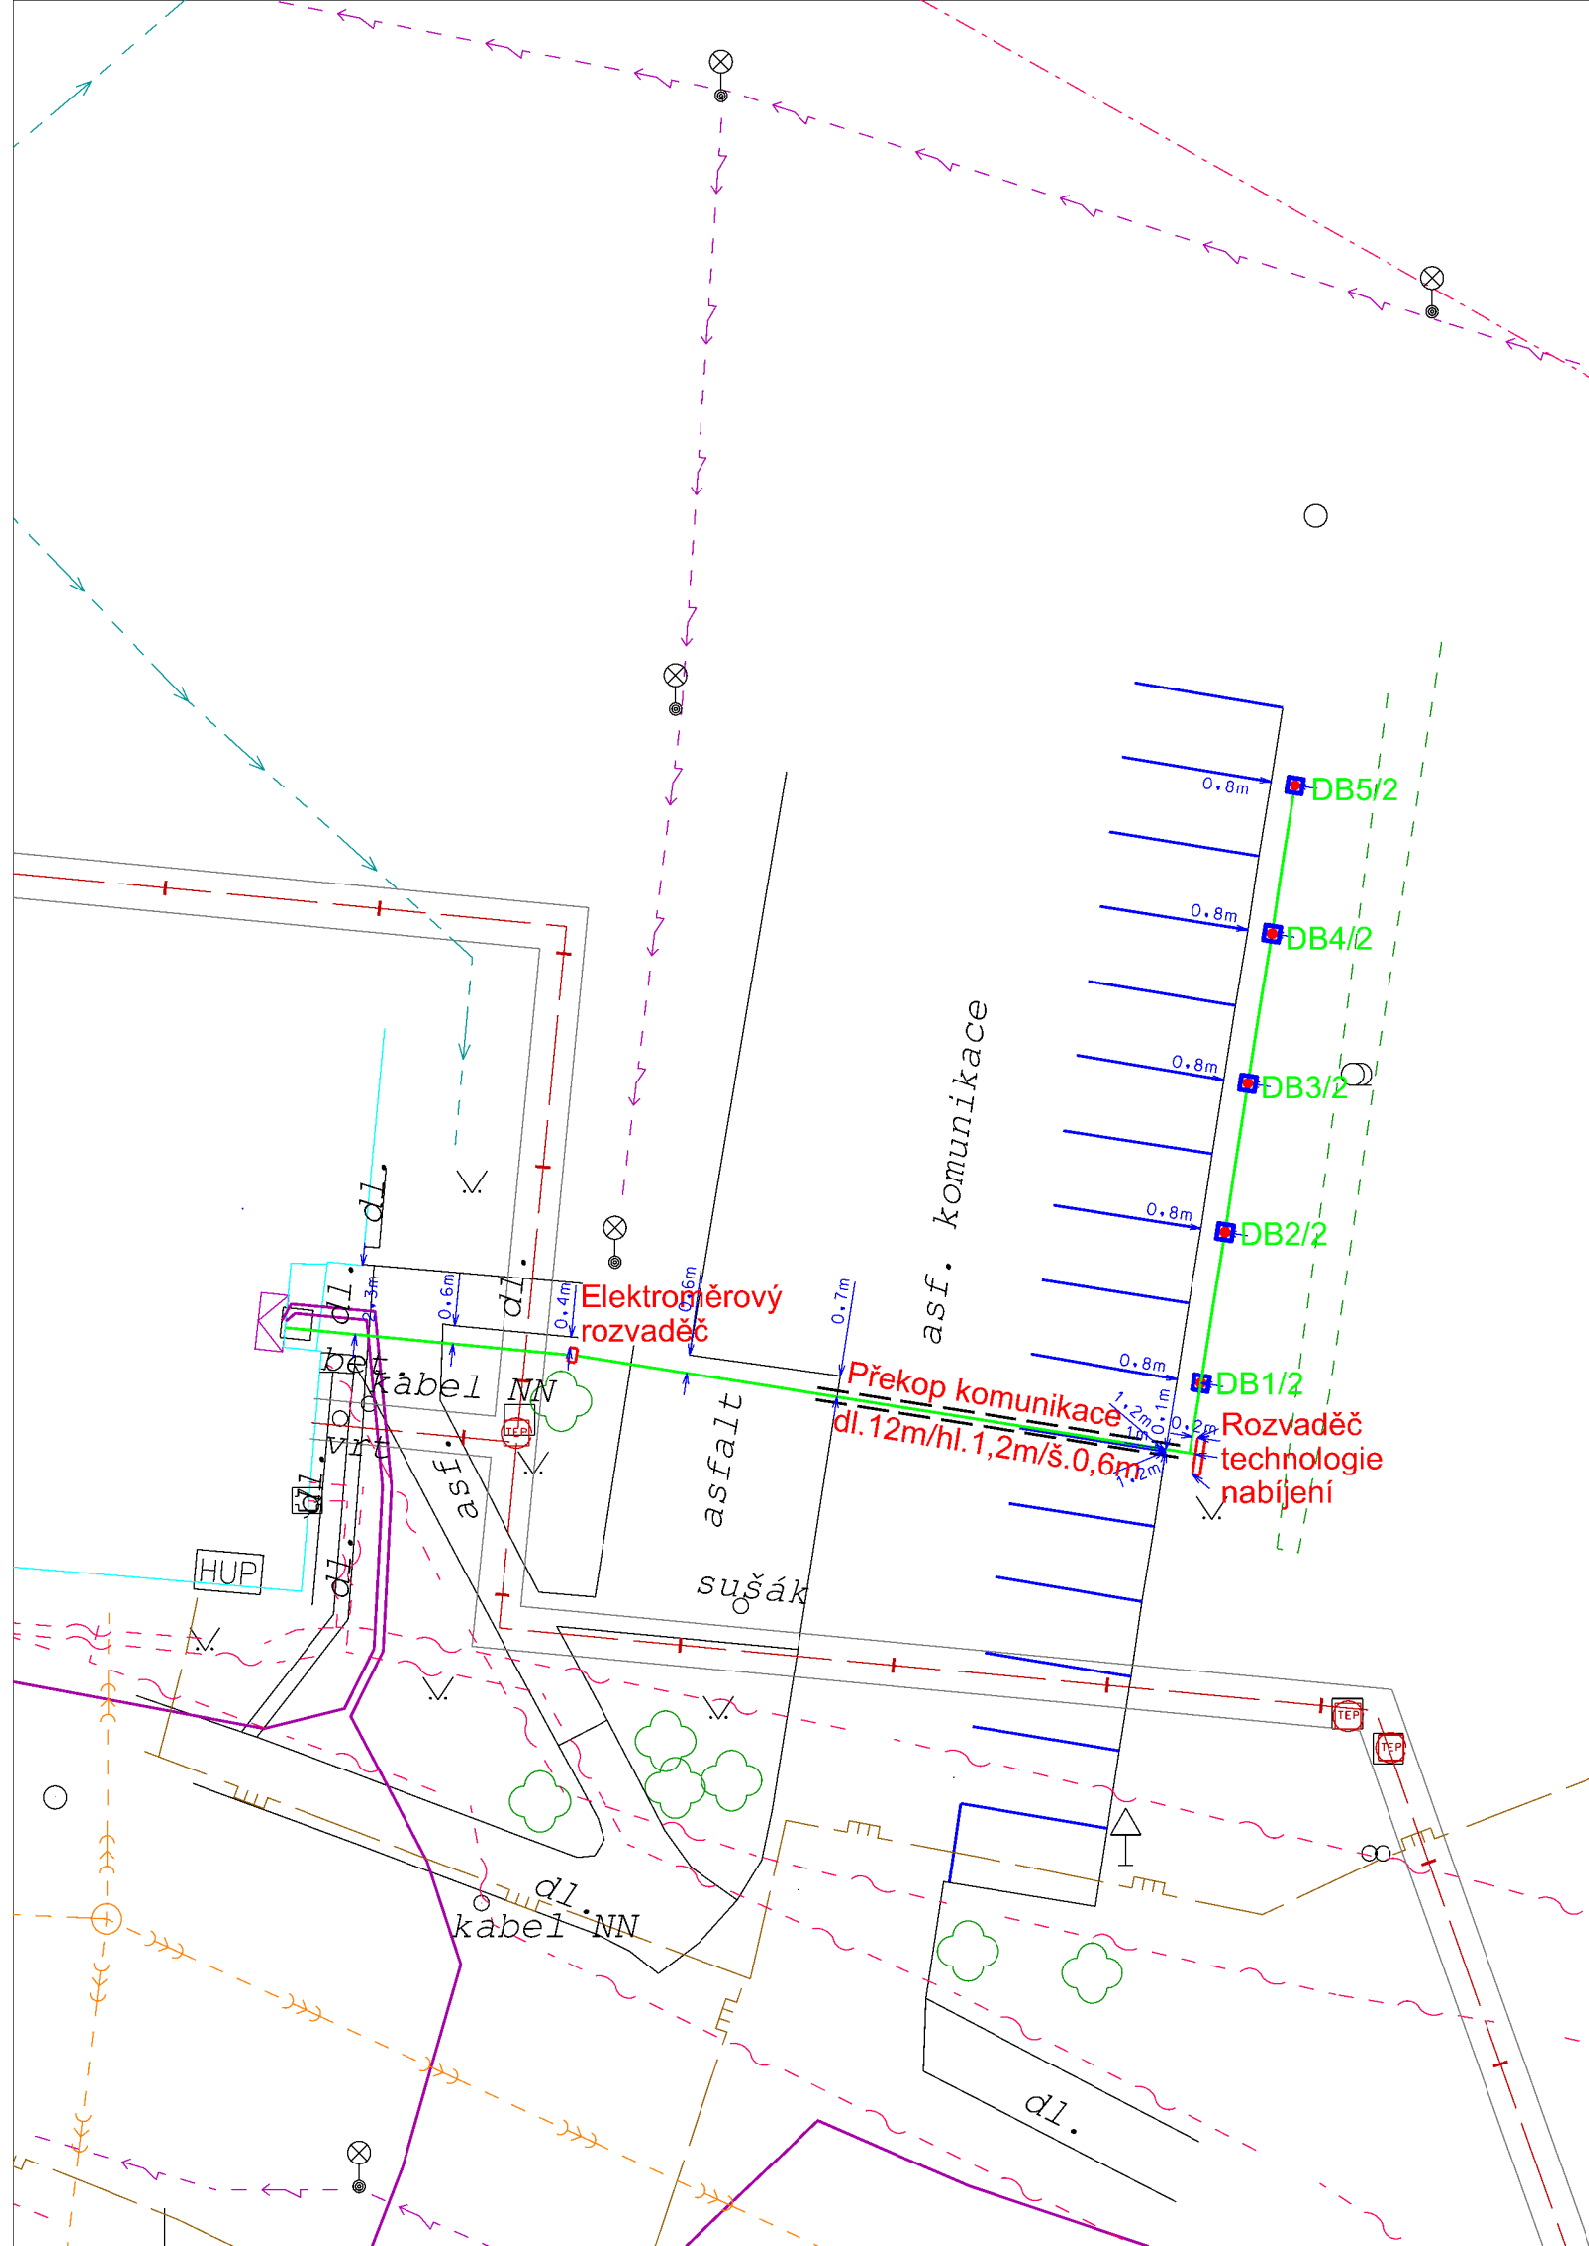

Legenda nového energetického zařízení:

- kabelové vedení v zemi
- kabelová chránička v zemi
- rozvaděč v pilířích
- dvoudobové dobíjecí stojany

Legenda stávajícího energetického zařízení:


- kabelové vedení v zemi
- přípojková skříň
- veřejné osvětlení

Legenda stávajících inženýrských sítí:

- sdělovací vedení
- kanalizace jednotná
- stl plynovod
- teplovod
- vodovod

Legenda KN:

- hranice parcel KN
- vnitřní malba katastru
- parcelní číslo KN
- kraj komunikace
- rozhraní ploch
- hrana terénního tvaru
- pata terénního tvaru
- hranice trvalého porostu
- kanalizační šachta
- šachta nerozlíšená
- strom
- vpust
- propagační objekt
- dopravní značka
- lampa veřejného osvětlení

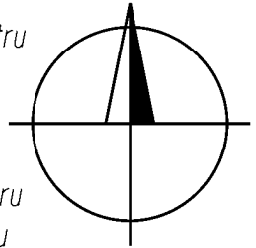

Na základě plánovaného rozšíření soustavy dobíjecích stanic pro elektromobily bude ze stávajícího vedení NN na č.p.1671 vyvedeno nové kabelové vedení, přes novou elektroměrovou skříň v pilíři (na p.č.2957/40) do nové skříň technologie dobíjení umístěné (na p.č.2957/62) v zelené ploše u stávajícího parkoviště. Z nové skříně bude napojeno pět nových dobíjecích stojanů umístěných při hranici stávajících parkovacích stání, tak aby umožňovaly oboustranné nabíjení elektromobilů. Místa nebudou vyhrazena výlučně pro dobíjení. Možnost parkování zůstane zachována. Křížení komunikace bude realizováno překopem po půlkách tak, aby parkování zůstalo po celou dobu stavby umožněno.

Všechny podzemní sítě jsou zakresleny orientačně. Před zahájením výkopových prací je nutné zabezpečit vytyčení. Polohu podzemních vedení nelze vytyčovat odměřováním na výkrese.

parcely dotčené umístěním nového zařízení: 2957/29, 2957/39, 2957/40, 2957/62, 2957/152

AUTORIZACE / ELEKTRONICKÉ AUTORIZAČNÍ RAZÍTKO

VYPRACOVAL	Pavel Alexa	AUT. PROJEKTANT	Ing. Martin Zavadil	Pavel Alexa Smetanova 631/30, 602 00 Brno tel.: 773 907 163 email: alexaelektro@seznam.cz
ZHOTOVITEL PD	Pavel Alexa, Smetanova 631/30, 602 00 Brno			
KRAJ	Kraj Vysočina	OKRES	Pelhřimov	H.P. 36 s.r.o. Poříčí 2465/28 678 01 Blansko
KATASTR. ÚZEMÍ	Pelhřimov 718912			
MÍSTO STAVBY	Pelhřimov 547492			
STAVEBNÍK	H.P. 36 s.r.o., Poříčí 2465/28, 67801 Blansko			Č. STAVBY: 9002562458
NÁZEV STAVBY	Dobíjecí stanice Pelhřimov Dolnokubínská, p. č. 2957-62, 5x2x11			DATUM: 8/2026
NÁZEV VÝKRESU	KOORDINAČNÍ SITUACE STAVBY			FORMÁT: 2xA4
				STUPEŇ PD: DŮR
				MĚŘÍTKO: 1:250
			Č. VÝKRESU:	C.3