


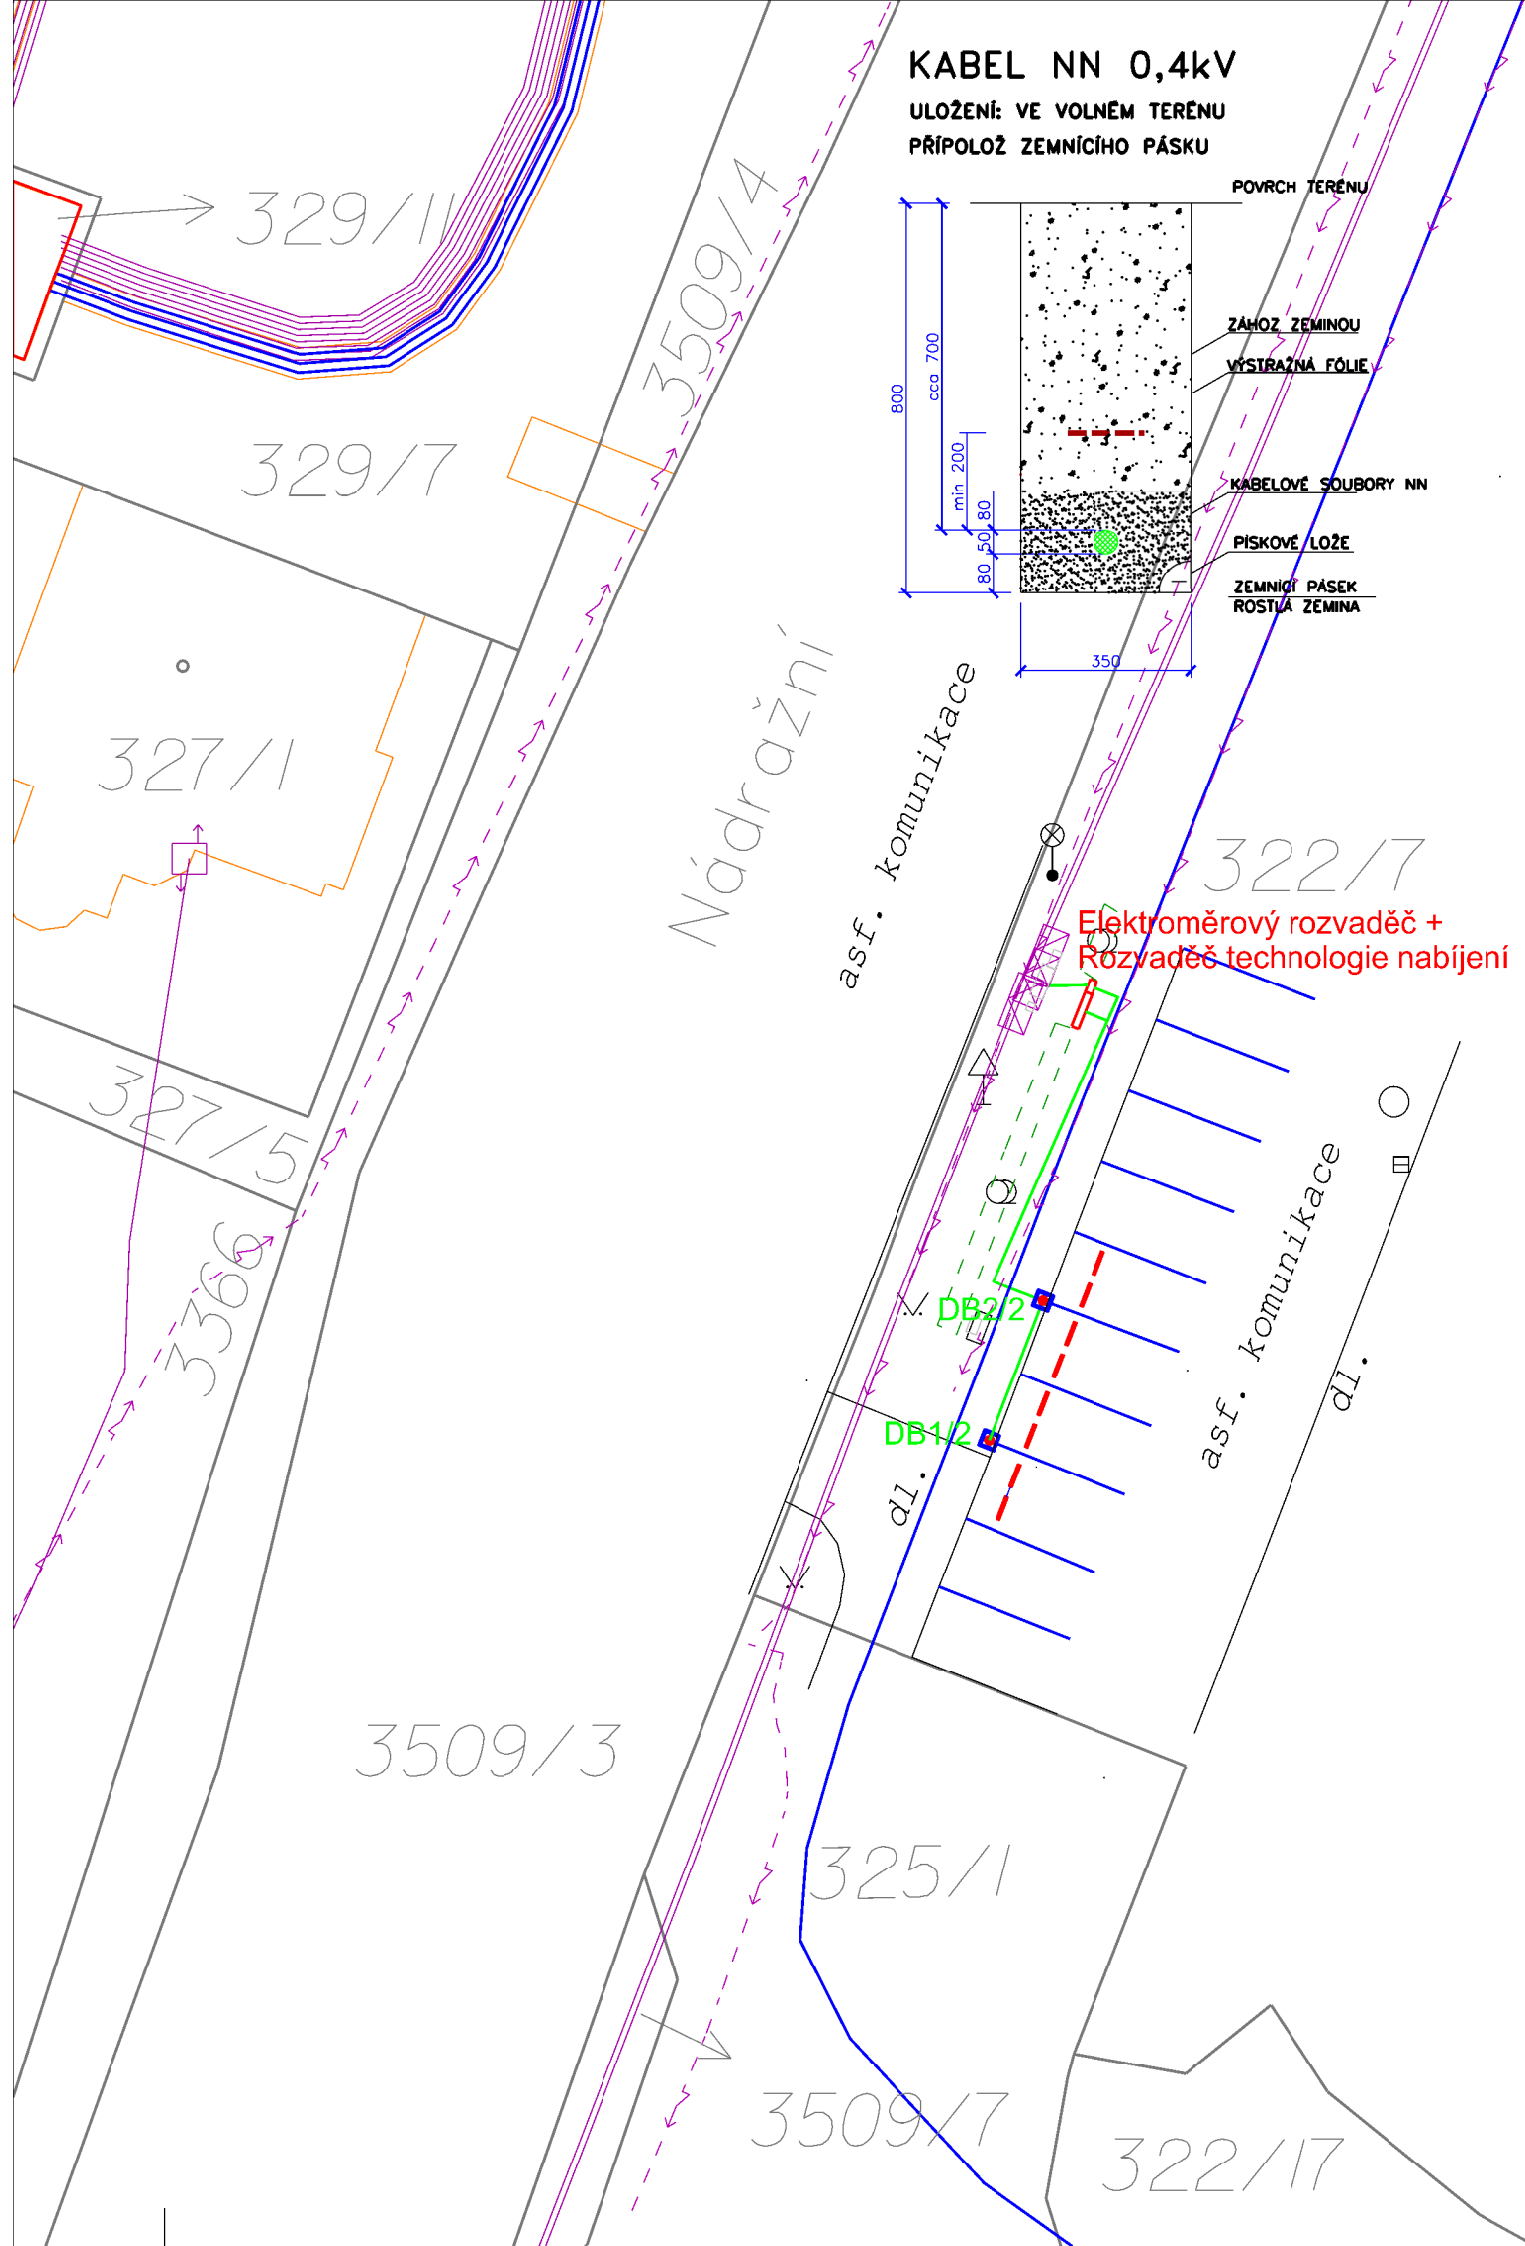

Legenda nového energetického zařízení:


- kabelové vedení v zemi
- rozvaděče v pilířích
- dobíjecí stojany
- stop cars prahy

Legenda stávajícího energetického zařízení:

- kabelové vedení v zemi
- přípojková skříň
- veřejné osvětlení

Legenda KN:

- hranice parcel KN
- vnitřní malba katastru
- 3021
- parcels number KN
- kraj komunikace
- rozhraní ploch
- hrana terénního tvaru
- pata terénního tvaru
- hranice trvalého porostu
- kanalizační šachta
- šachta nerozlišená
- strom
- vpust
- propagační objekt
- dopravní značka
- hydrant
- střed předmětu malého rozsahu
- lampa V.O. stávající
- lampa V.O. nové

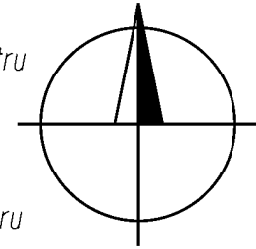

Na základě plánovaného rozšíření soustavy dobíjecích stanic pro elektromobily bude ze stávajícího vedení NN na č.p.322/7 vyvedeno nové kabelové vedení, přes nové skříň v pilíři (elektroměrovou a technologii) do dvou nových dobíjecích AC stojanů umístěných při hranici stávajících parkovacích stání, tak aby umožňovaly oboustranné nabíjení elektromobilů. Místa nebudou vyhrazena výlučně pro dobíjení. Možnost parkování zůstane zachováno.

Všechny podzemní sítě jsou zakresleny orientačně. Před zahájením výkopových prací je nutné zabezpečit vytyčení. Polohu podzemních vedení nelze vytyčovat odměřováním na výkrese.

parcels affected by the location of the new device: 322/7
parcels adjacent to the construction (within 2m): 3509/3

AUTORIZACE / ELEKTRONICKÉ AUTORIZAČNÍ RAZÍTKO

VYPRACOVAL	Pavel Alexa	AUT. PROJEKTANT	Ing. Martin Zavadi	Pavel Alexa Smetanova 631/30, 602 00 Brno tel.: 773 907 163 email: alexaelektro@seznam.cz
ZHOTOVITEL PD	Pavel Alexa, Smetanova 631/30, 602 00 Brno			
KRAJ	Kraj Vysočina	OKRES	Pelhřimov	H.P. 36 s.r.o. Poříčí 2465/28 678 01 Blansko
KATASTR. ÚZEMÍ	Pelhřimov 718912			
MÍSTO STAVBY	Pelhřimov 547492			
STAVEBNÍK	H.P. 36 s.r.o., Poříčí 2465/28, 67801 Blansko			Č. STAVBY:
NÁZEV STAVBY	Dobíjecí stanice Pelhřimov Nádražní, p. č. 327-7, 2x2x11			DATUM: 8/2026
NÁZEV VÝKRESU	SITUACE PROJEKTOVANÉHO VEDENÍ			FORMÁT: 2x A4
				STUPEŇ PD: DÚR
				MĚŘÍTKO: 1:250
				Č. VÝKRESU: C.4