


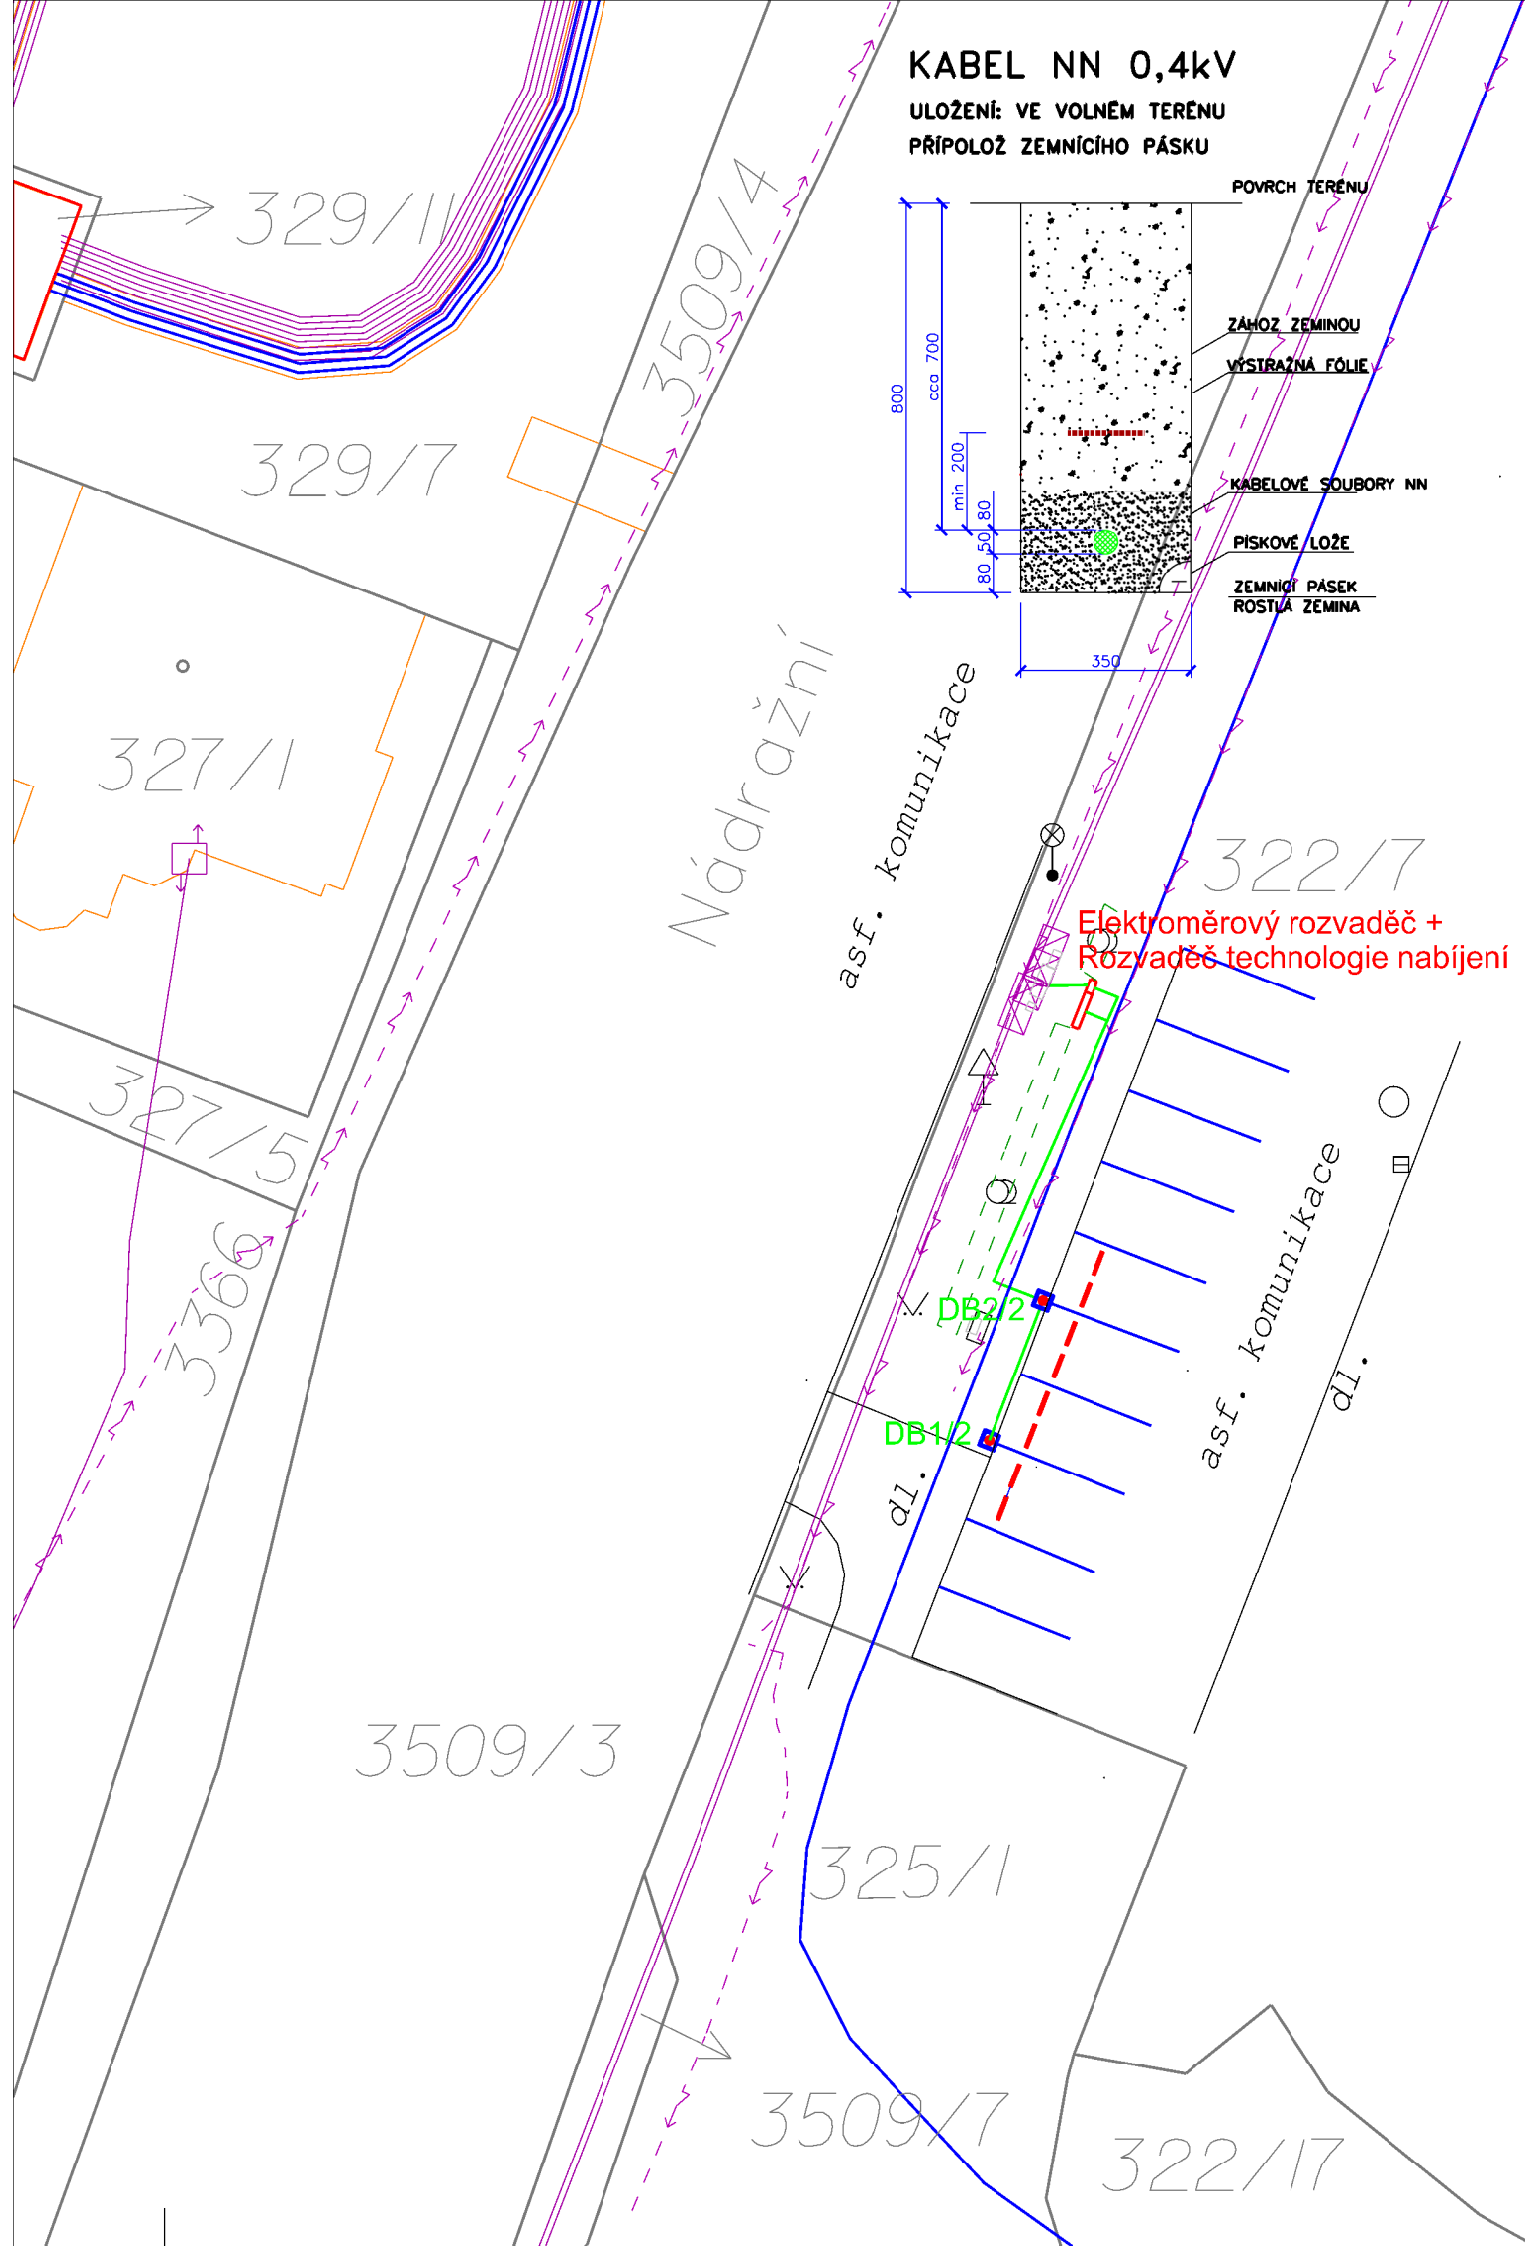

**Legenda nového energetického zařízení:**


- kabelové vedení v zemi
- rozvaděče v pilířích
- dobíjecí stojany
- stop cars prahy

**Legenda stávajícího energetického zařízení:**

- kabelové vedení v zemi
- přípojková skříň
- veřejné osvětlení

**Legenda KN:**

- hranice parcel KN
- vnitřní malba katastru
- 3021
- parcels number KN
- kraj komunikace
- rozhraní ploch
- hrana terénního tvaru
- pata terénního tvaru
- hranice trvalého porostu
- kanalizační šachta
- šachta nerozlišená
- strom
- vpust
- propagační objekt
- dopravní značka
- hydrant
- střed předmětu malého rozsahu
- lampa V.O. stávající
- lampa V.O. nové

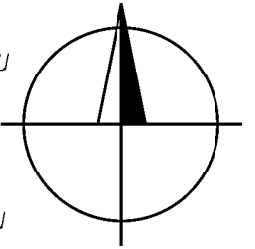

Na základě plánovaného rozšíření soustavy dobíjecích stanic pro elektromobily bude ze stávajícího vedení NN na č.p.322/7 vyvedeno nové kabelové vedení, přes nové skříň v pilíři (elektroměrovou a technologii) do dvou nových dobíjecích AC stojanů umístěných při hranici stávajících parkovacích stání, tak aby umožňovaly oboustranné nabíjení elektromobilů. Místa nebudou vyhrazena výlučně pro dobíjení. Možnost parkování zůstane zachováno.

Všechny podzemní sítě jsou zakresleny orientačně. Před zahájením výkopových prací je nutné zabezpečit vytyčení. Polohu podzemních vedení nelze vytyčovat odměřováním na výkrese.

parcels affected by the location of the new device: 322/7

parcels adjacent to the construction (within 2m): 3509/3

AUTORIZACE / ELEKTRONICKÉ AUTORIZAČNÍ RAZÍTKO

|                |                                                             |                 |                     |                                                                                                    |
|----------------|-------------------------------------------------------------|-----------------|---------------------|----------------------------------------------------------------------------------------------------|
| VYPRACOVAL     | Pavel Alexa                                                 | AUT. PROJEKTANT | Ing. Martin Zavadil | Pavel Alexa<br>Smetanova 631/30, 602 00 Brno<br>tel.: 773 907 163<br>email: alexaelektro@seznam.cz |
| ZHOTOVITEL PD  | Pavel Alexa, Smetanova 631/30, 602 00 Brno                  |                 |                     |                                                                                                    |
| KRAJ           | Kraj Vysočina                                               | OKRES           | Pelhřimov           | H.P. 36 s.r.o.<br>Poříčí 2465/28<br>678 01 Blansko                                                 |
| KATASTR. ÚZEMÍ | Pelhřimov 718912                                            |                 |                     |                                                                                                    |
| MÍSTO STAVBY   | Pelhřimov 547492                                            |                 |                     |                                                                                                    |
| STAVEBNÍK      | H.P. 36 s.r.o., Poříčí 2465/28, 67801 Blansko               |                 |                     | Č. STAVBY:                                                                                         |
| NÁZEV STAVBY   | Dobíjecí stanice Pelhřimov Nádražní,<br>p. č. 322-7, 2x2x11 |                 |                     | DATUM: 8/2026                                                                                      |
| NÁZEV VÝKRESU  | SITUACE PROJEKTOVANÉHO VEDENÍ                               |                 |                     | FORMÁT: 2xA4                                                                                       |
|                |                                                             |                 |                     | STUPEŇ PD: DÚR                                                                                     |
|                |                                                             |                 |                     | MĚŘÍTKO: 1:250                                                                                     |
|                |                                                             |                 |                     | Č. VÝKRESU: C.4                                                                                    |